




КТЖС-3П-22
План 1-го этажа.

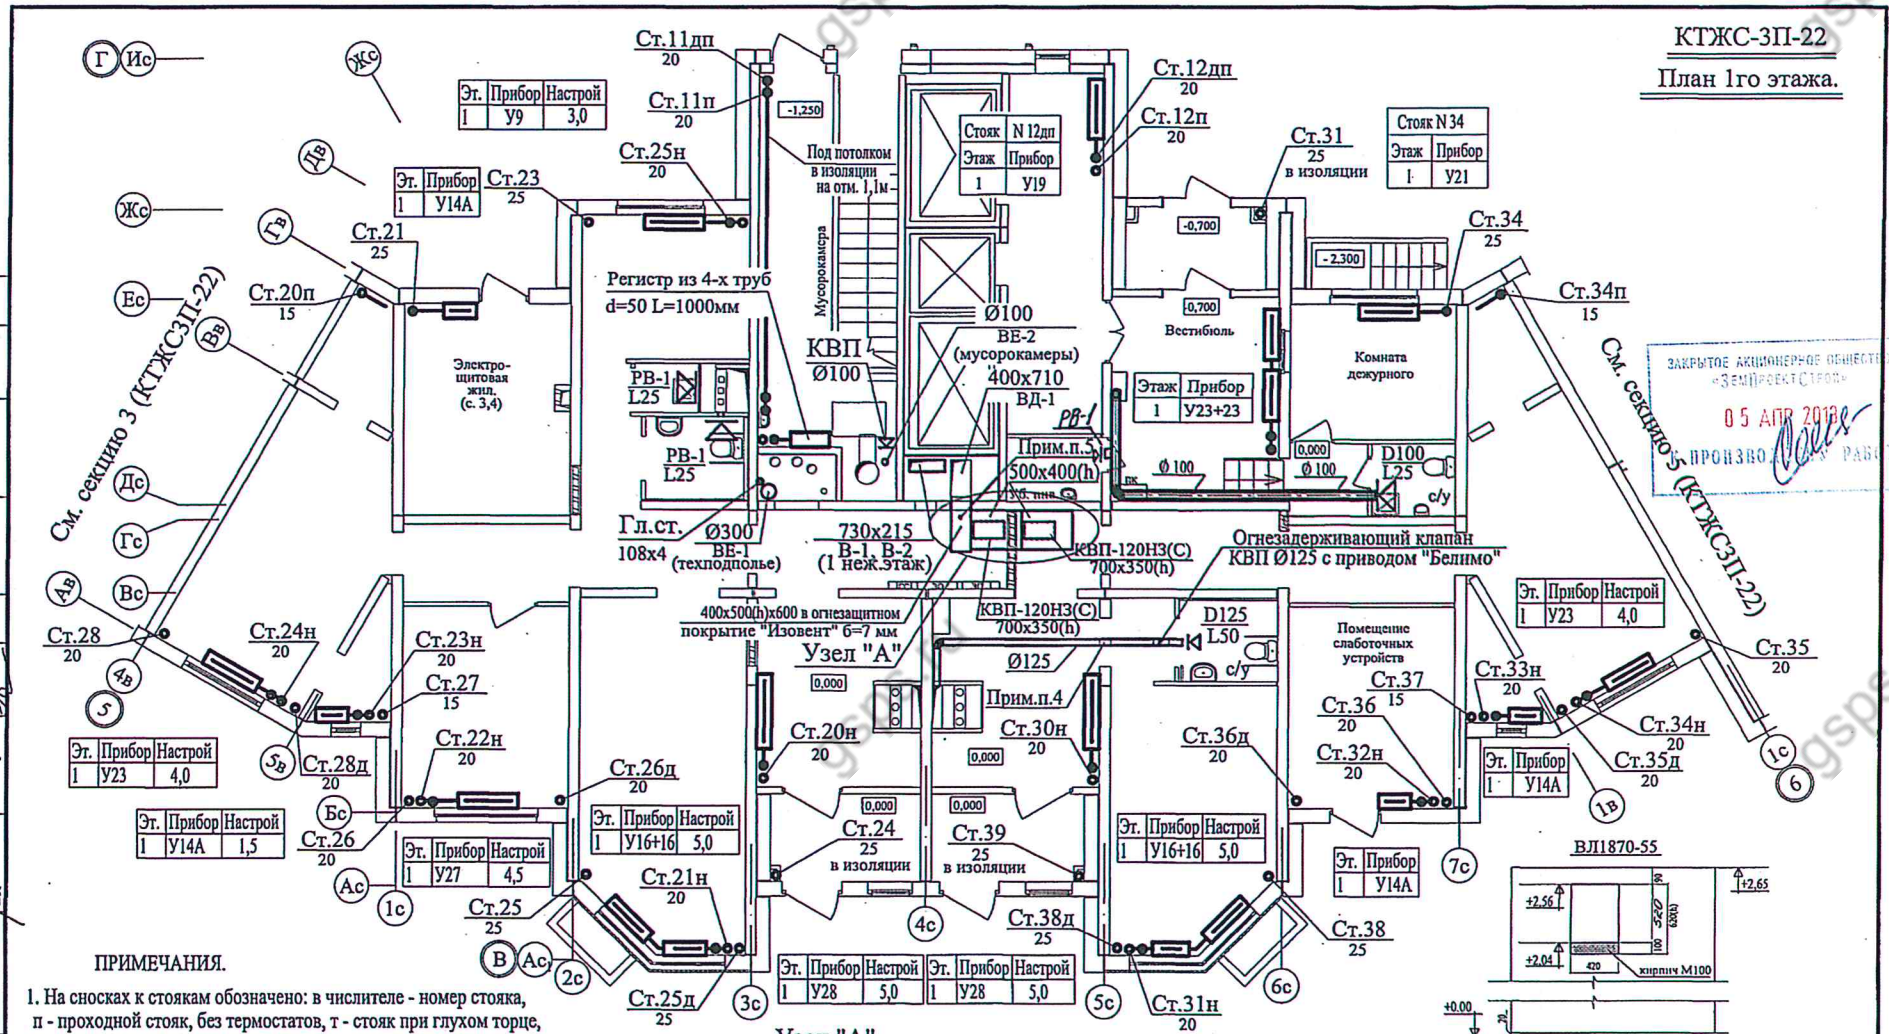

ЗАКРЫТОЕ АКЦИОНЕРНОЕ ОБЩЕСТВО
«СЭМПРОЕКТСТРОЙ»
05 АПР 2013
ПРОИЗВОДСТВО РАБОТ

ПРИМЕЧАНИЯ.

1. На сноски к стоякам обозначено: в числителе - номер стояка, п - проходной стояк, без термостатов, т - стояк при глухом торце, - д - дополнительный стояк, в знаменателе - условный диаметр труб стояка.
2. Диаметры всех необразмеренных подводок к конвекторам двухтрубной системы отопления встроенных помещений нежилого назначения d=20.
3. В электрощитовой установить конвектор "Универсал ТБ" без термостата и замыкающего участка. Резьбовые соединения недопустимы. Стояки в пределах э/щитовой прокладывать в теплоизоляции.
4. Прорезать отверстие 150x150 низ отв. на отметке +2,36.
5. До монтажа воздуховода 400x500(н)x600 нижнюю часть отверстия 420x620(н) во внутренней стеновой панели ВЛ1870-55 заложить кирпичом до отм. +2,04. Расход: кирпич М100 - 0,008м². - цем. песч. р.р. М100 - 0,002м².

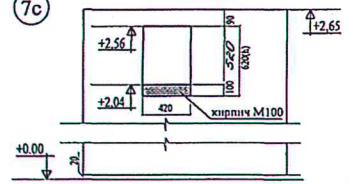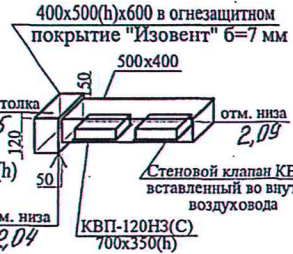

144417

Согласовано:	Куплер	Шенин
Электросн.	СС	
Архитектор	Забелин	
Конструктор	Гончарова	
ВК	Поломерис	
Ивл. № подлин.	Дата	Подпись
	21 МАР 2013	

		20-12-18402-1	ОВО
		Московская обл., Красногорский муниципальный район, вблизи дер. Путилково, жилой м/р "Путилково" поз. 37	
изм	кол.уч.лист	№ док	подпись
Разработал	Бойко		
Нач. маст.	Кубацкий		
Гл.инж.маст.	Пятацкий		
Гл.спец.ОВ	Зайцева		
Проверил	Серенко		
Нормоконтр.	Зайцева		
		20.03.13	
22 эт. 5-секционный жилой дом на изделиях "КОПЭ" с фасадом "ПАРУС" с первым нежилым этажом		Стадия	Лист
		Р	4
План 1-го этажа.		ОАО "МОСПРОЕКТ" Мастерская №20	